


PROFIL INSTALACJI KANALIZACJI SANITARNEJ DOZIEMNEJ

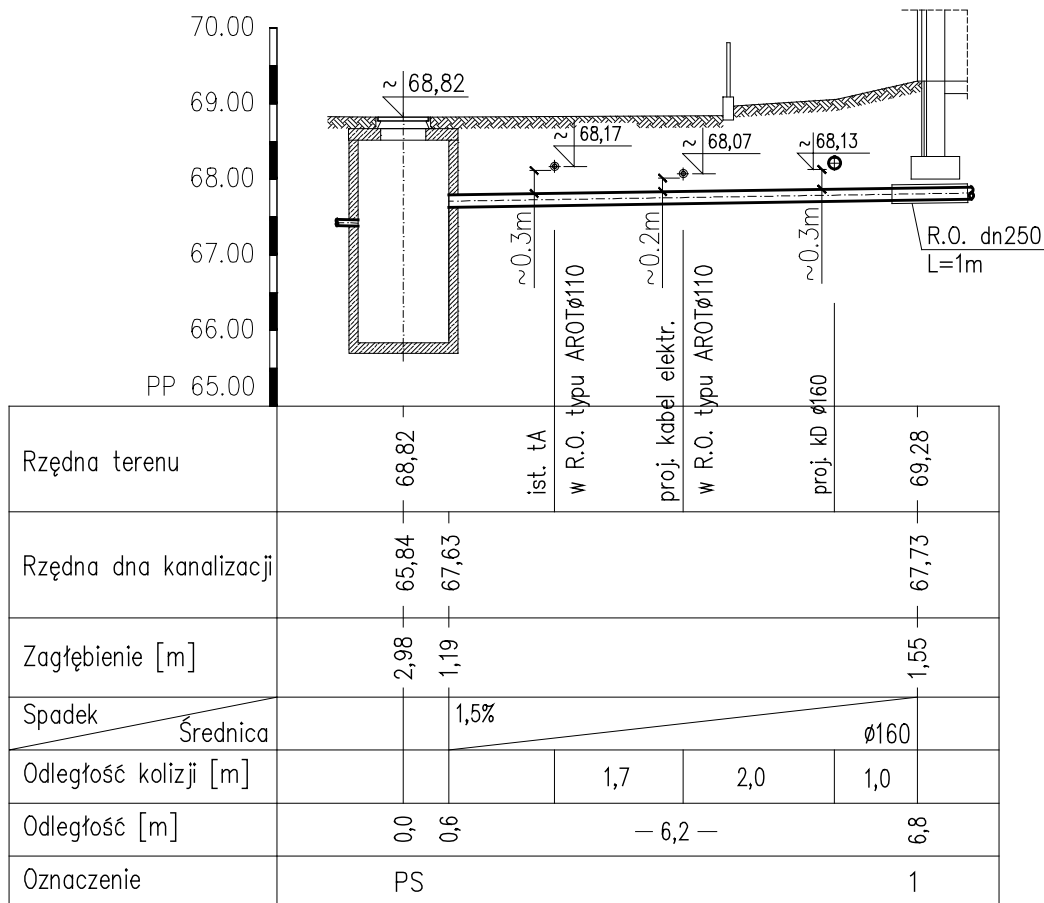

Rysunki należy rozpatrywać z rysunkami pozostałych branż.
Wszystkie niezgodności należy zgłaszać projektantowi.
Dane, specyfikacje, rysunki oraz inne informacje, są własnością firmy "HOL-BUD" sp. z o.o. i nie mogą być bez pisemnej zgody kopiowane, powielane oraz udostępniane stronie trzeciej do jakichkolwiek innych celów niż opisane w umowie.

UWAGA:

- Kanalizację sanitarną wykonać z rur PVC kl.S łączonych na uszczelki gumowe.
- Przejęcie pod fundamentem wykonać w rurze ochronnej stalowej.



BIURO ROZWOJU I REALIZACJI
PROJEKTÓW BUDOWLANYCH
HOL-BUD sp. z o.o.

Gostynin, ul. Płocka 44a, tel./fax. (24) 235 42 05

Nazwa obiektu

BUDOWA ZESPÓŁU BOISK WRAZ Z ZAPLECZEM I INSTALACJAMI
W RAMACH PROGRAMU RZĄDOWEGO "MOJE BOISKO-ORLIK 2012",
PRZYŁĄCZA WODOCIĄGOWEGO, KANALIZACJI SANITARNEJ, DESZCZOWEJ
ORAZ MIEJSC POSTOJOWYCH, OGRODZENIA I UTWARDZENIA GRUNTU NA
DZIAŁCE BUDOWLANEJ
INSTALACJE WEWNĘTRZNE DOZIEMNE WOD-KAN

Inwestor

GMINA SŁUBICE, UL. PŁOCKA 32,
09-533 SŁUBICE

Adres inwestycji

SŁUBICE,
DZIAŁKA NR EWID. 237/1, 237/2, 237/3, 236/4, 845/1

Projektant branży sanitarnej

mgr inż. Tomasz Sęczkowski
upr. nr MAZ/0038/PWOS/04

Sprawdzający branży sanitarnej

mgr inż. Anna Liszewska
upr. nr MAZ/0332/PWOS/04

Opracował:

mgr inż. Piotr Łapiński

Temat rysunku

PROFIL INSTALACJI KANALIZACJI SANITARNEJ DOZIEMNEJ

Skala

1:100

Data

01 2012

Numer

3