

BIURO GEODEZYJNE
 mgr inż. Czesław Owczarczyk
 50-500 GOSTYNIN, ul. Prusa 4
 tel. (041) 245 52 12, kom. 0603 427 152
 fax 041 245 52 13, zaśw. 9951

Województwo woj. mazowieckie
 powiat powiat płocki
 Miejscowość SŁUBICE
 Jedn.ewidencyjna 141911_2, SŁUBICE-GMINA WIEJSKA

Obręb Nr 0014, SŁUBICE

MAPA DO CELÓW PROJEKTOWYCH
 Skala 1:1000,

Wycinek mapy zasadniczej nr 262.321.114
 Mapa aktualna w granicach opracowania na dzień 10-07-2012

GEODETA UPRAWNIONY
 mgr inż. Czesław Owczarczyk
 Zaśw. nr 9951

Układ współrzędnych płaskich „65” strefa II
 Układ wysokościowy państwowy - „Kronsztadt 60”

Rozpowszechnianie, rozprowadzanie, oraz reprodukcje w celu rozpowszechniania i rozprowadzania tego dokumentu wymaga zezwolenia o którym mowa w art. 18 ustawy z dn. 17 maja 1989r. -Prawo geodezyjne i kartograficzne (Dz.U. z 2010r. Nr 193 poz. 1287)


Legenda :

- PCW — proj. grawitacyjny kolektor kanalizac.JI sanit.
- PE — proj. ciśnieniowy kolektor kanalizac.JI sanit.
- PS — proj. strefowe pompownie ścieków
- W — Istn. gminna sieć wodociągowa
- t — Istn. kabel telekomunikacyjny
- eNN — Istn. kable energetyczne

STAROSTA PŁOCKI
 Ośrodek Dokumentacji Geodezyjnej i Kartograficznej
 w Wydziale Geodezji i Kartografii
 Starostwo Powiatowe w Płocku
 09-400 Płock ul. Rembielińskiego 1/78
 Własność: ...
 Właściciel: ...
 dokonano zmian w ...
 Dokumenty: ...
 zasobu powiatowego: ...
 i zaawidencjonowano: ...
 Niniejszą mapę: ...
 Projekt: ...
 wykonano: ...
 Płock dnia: 24.07.2012

Miejscowość : Stubice		Usługi Inwestycyjne i Projektowe Piotr Szynański 09-400 Płock ul. Rembielińskiego 1/78 tel.(024) 367-59-39	
Nazwa rysunku :	PROJEKT ZAGOSPODAROWANIA TERENU		
Temat :	Kanalizacja sanitarna z przyłączeniem przy ul. Chojaki, 10-Kwiecna w m. Stubice gm. Stubice	Nr.rys.	2.
Branża :	Sanitarna		
Projektant :	Nazwisko i Inię :	Podpis :	Skala
	mgr.inż. D.Janiszevska nr.upr.111/89	mgr inż. Marianna Danuta Janiszewska Nr. upr. 111/89	1:500
Opracował :	inż. P.Szynański	USŁUGI INWESTYCYJNE I PROJEKTOWE	Data wykonania:
		09-400 Płock ul. Rembielińskiego 1/78 NIP 774-14-103-14 REGON 1410347438 tel. (024) 367 59 39	11.2012

Sprawdzający :
 mgr inż. Marek Skrocki
 Uprawnienia budowlane do projektowania i kierowania robotami budowlanymi w specjalności instalacyjnej w zakresie sieci, instalacji i urządzeń cieplnych, wentylacyjnych, gazowych i kanalizacyjnych
 Nr ewid. WKP/0156/PWOS/09

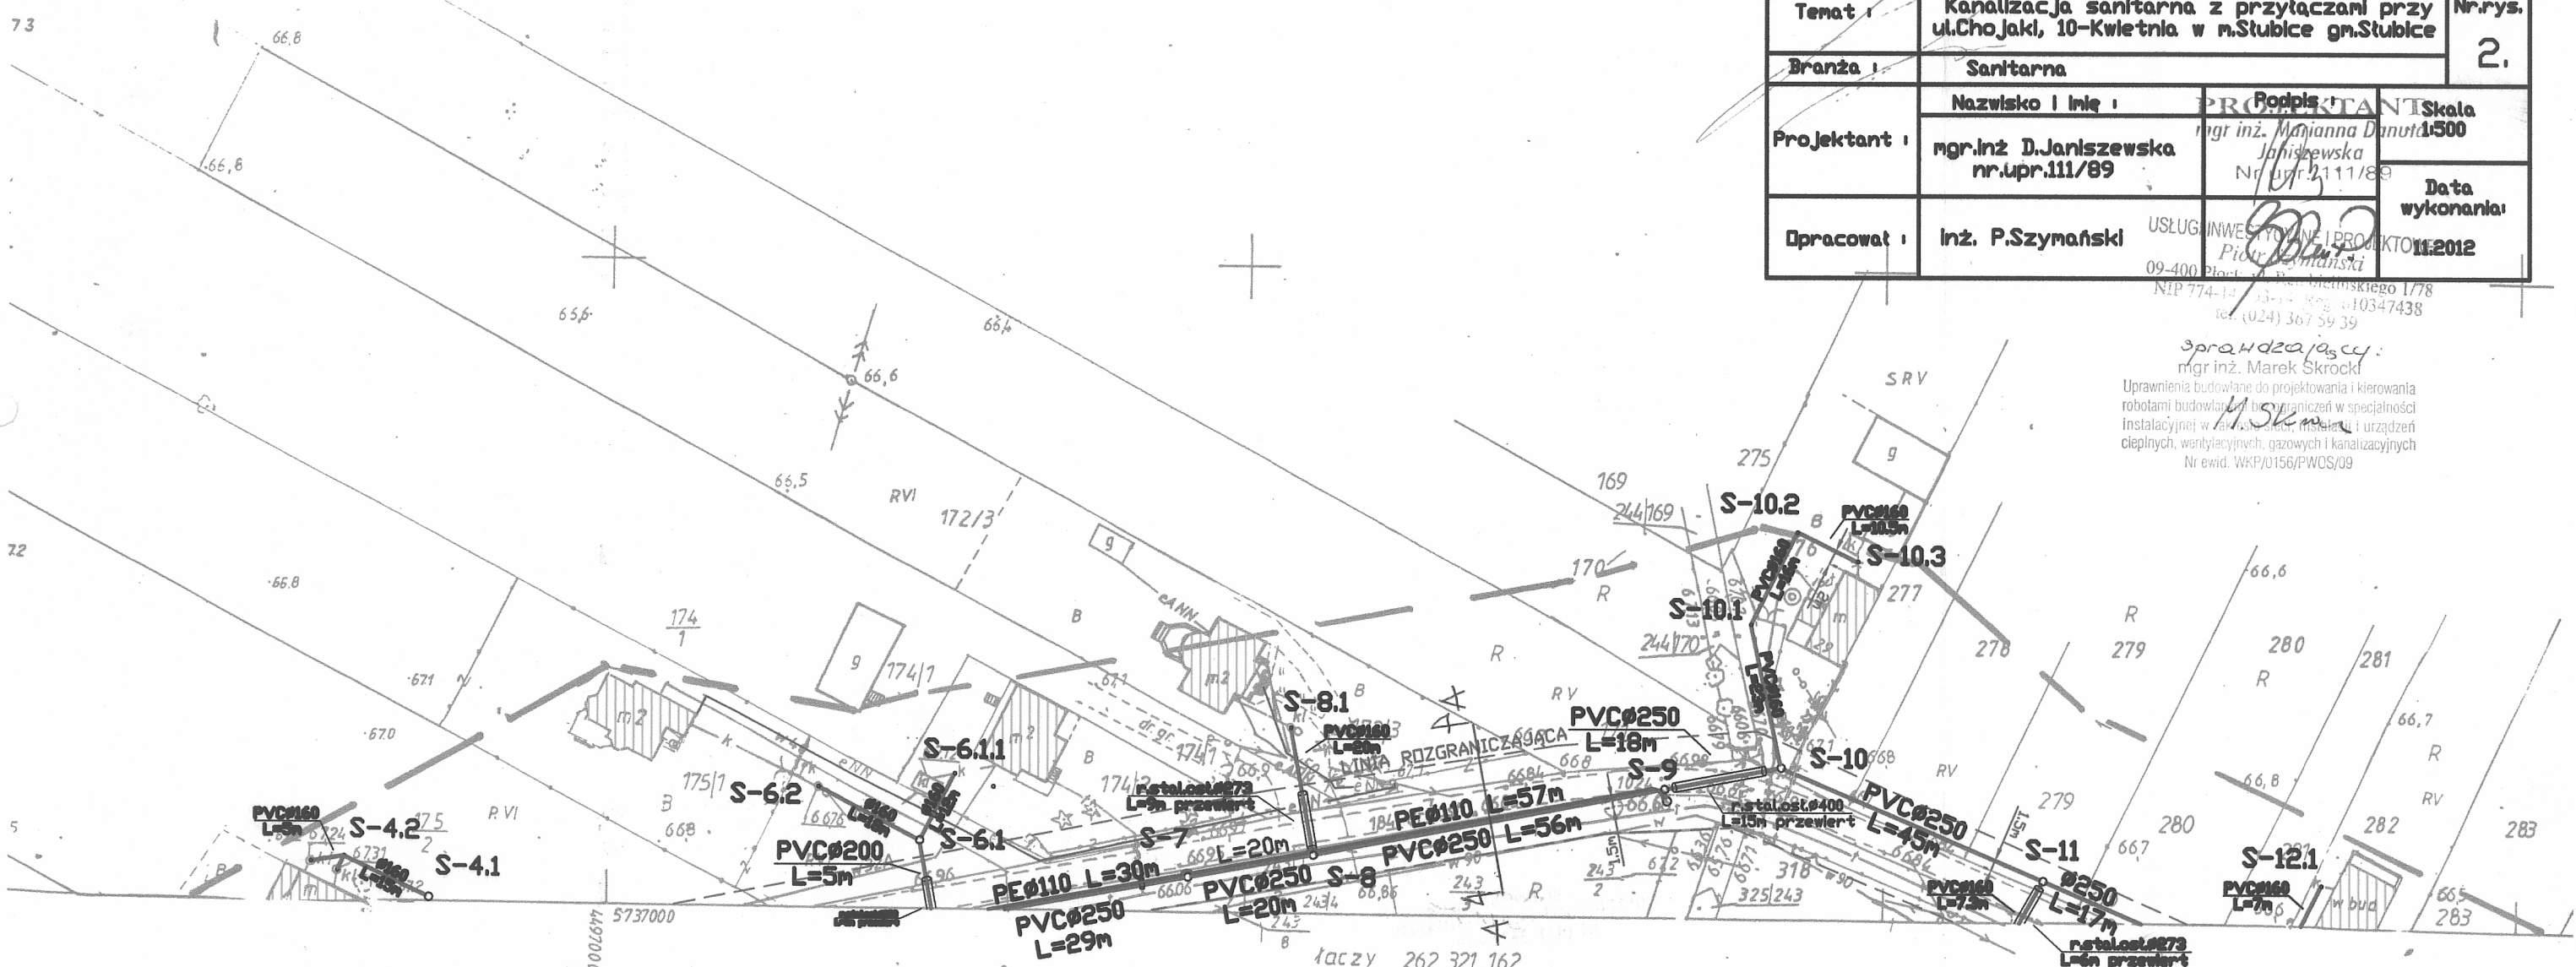

MAPA SYTUACYJNO-WYSOKOŚCIOWA