


PLAN SYTUACYJNY

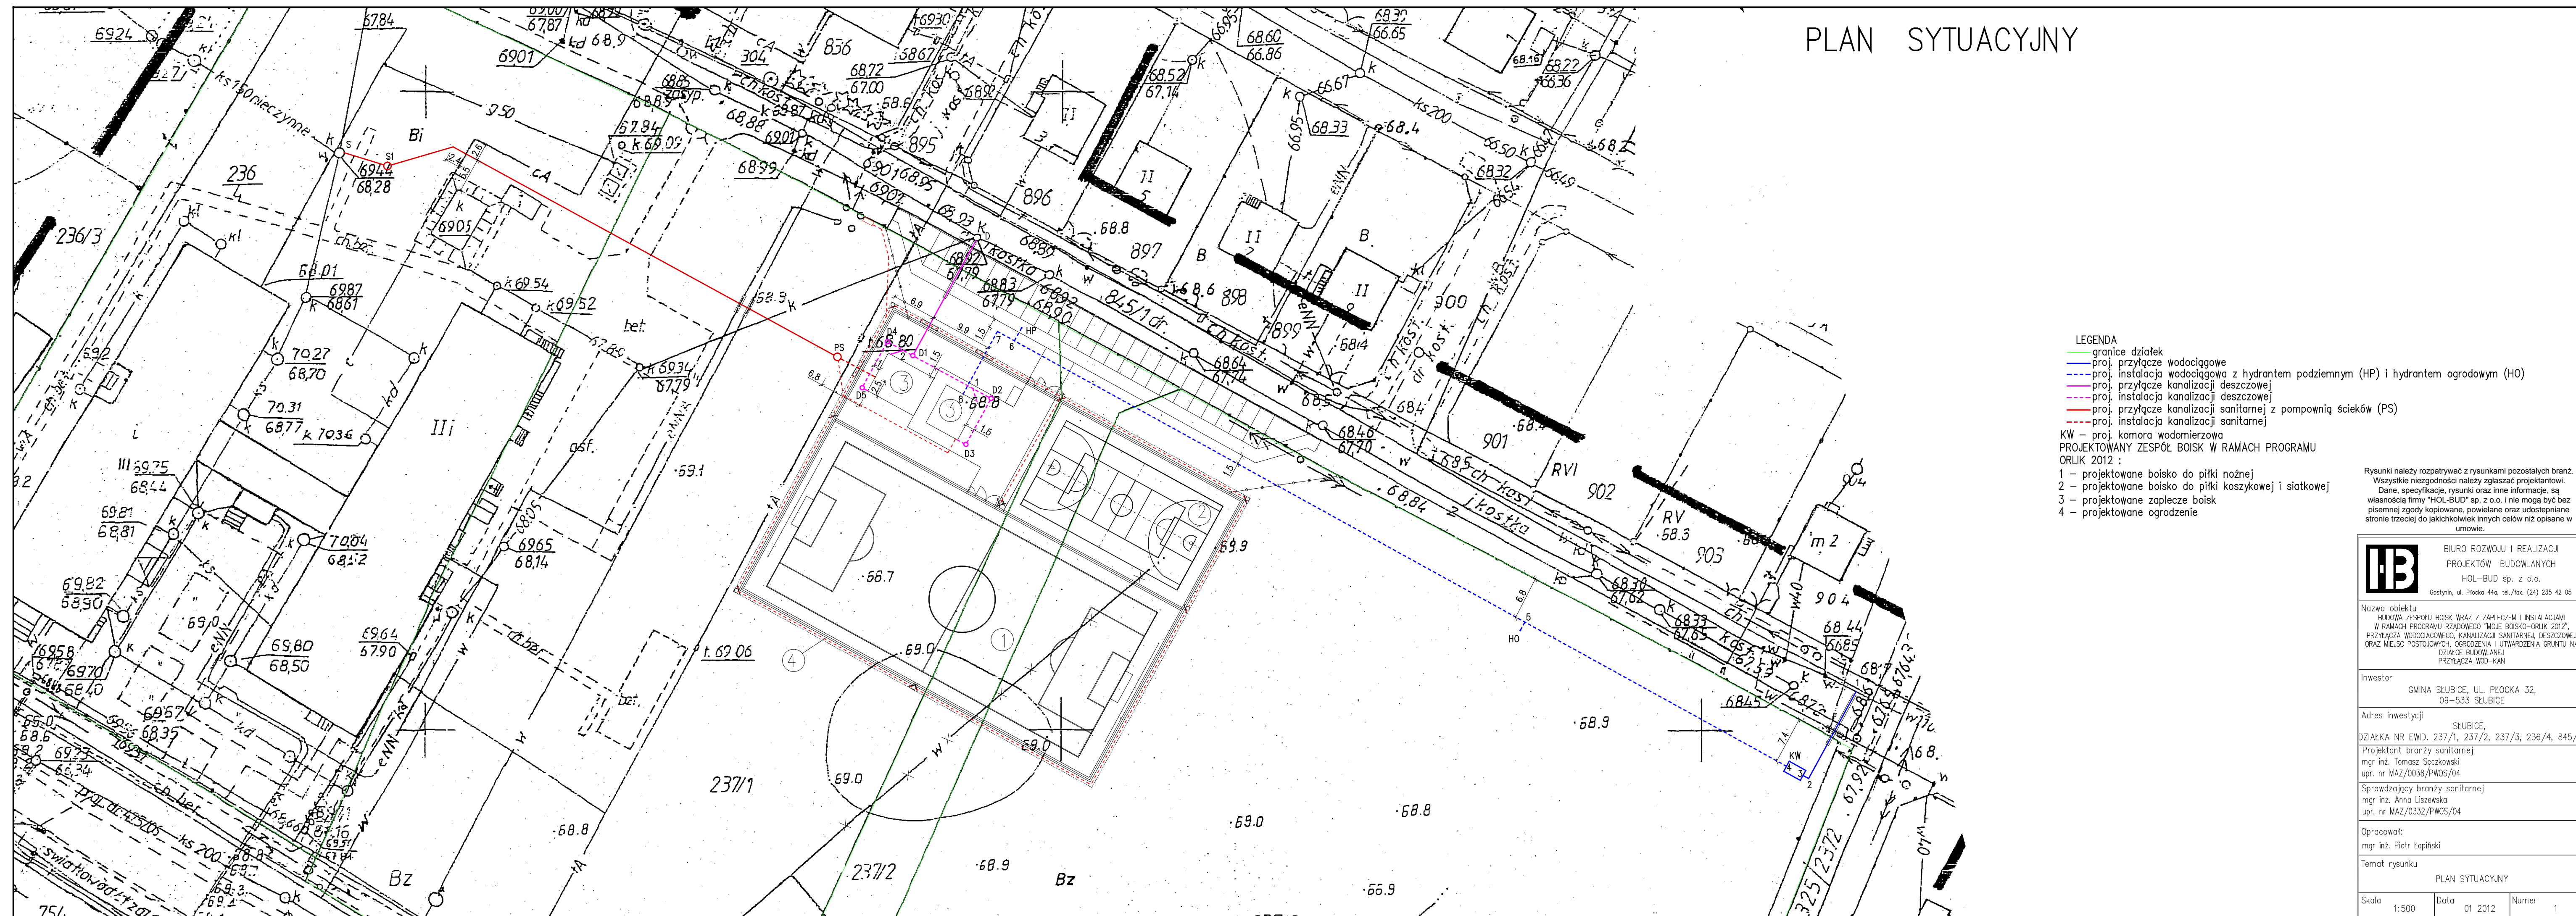

- LEGENDA**
- granice działek
 - proj. przyłącze wodociągowe
 - proj. instalacja wodociągowa z hydrantem podziemnym (HP) i hydrantem ogrodowym (HO)
 - proj. przyłącze kanalizacji deszczowej
 - proj. instalacja kanalizacji deszczowej
 - proj. przyłącze kanalizacji sanitarnej z pompnią ścieków (PS)
 - proj. instalacja kanalizacji sanitarnej
- KW – proj. komora wodomierzowa
 PROJEKTOWANY ZESPÓŁ BOISK W RAMACH PROGRAMU ORLIK 2012 :
- 1 – projektowane boisko do piłki nożnej
 - 2 – projektowane boisko do piłki koszykowej i siatkowej
 - 3 – projektowane zaplecze boisk
 - 4 – projektowane ogrodzenie

Rysunki należy rozpatrywać z rysunkami pozostałych branż. Wszystkie niezgodności należy zgłaszać projektantowi. Dane, specyfikacje, rysunki oraz inne informacje, są własnością firmy "HOL-BUD" sp. z o.o. i nie mogą być bez pisemnej zgody kopiowane, powielane oraz udostępniane stronie trzeciej do jakichkolwiek innych celów niż opisane w umowie.

HOL-BUD BIURO ROZWOJU I REALIZACJI PROJEKTÓW BUDOWLANYCH
 HOL-BUD sp. z o.o.
 Gostynin, ul. Płocka 44a, tel./fax. (24) 235 42 05

Nazwa obiektu: BUDOWA ZESPOŁU BOISK WRAZ Z ZAPLECZEM I INSTALACJAMI W RAMACH PROGRAMU RZĄDOWEGO "MOJE BOISKO-ORLIK 2012", PRZYŁĄCZA WODOCIĄGOWEGO, KANALIZACJI SANITARNEJ, DESZCZOWEJ ORAZ MIEJSC POSTOJOWYCH, OGRÓDZENIA I UTWORZENIA GRUNTU NA DZIAŁCE BUDOWLANEJ PRZYŁĄCZA WOD-KAN

Investor: GMINA SŁUBICE, UL. PŁOCKA 32, 09-533 SŁUBICE

Adres inwestycji: SŁUBICE, DZIAŁKA NR EWID. 237/1, 237/2, 237/3, 236/4, 845/1
 Projektant branży sanitarnej: mgr inż. Tomasz Sęczkowski, upr. nr MAZ/0038/PWOS/04

Sprawdzający branżę sanitarnej: mgr inż. Anna Liszewska, upr. nr MAZ/0332/PWOS/04

Opracował: mgr inż. Piotr Łapiński

Temat rysunku: PLAN SYTUACYJNY

Skala: 1:500 | Data: 01 2012 | Numer: 1