


PROFIL PRZYŁĄCZA KANALIZACJI DESZCZOWEJ

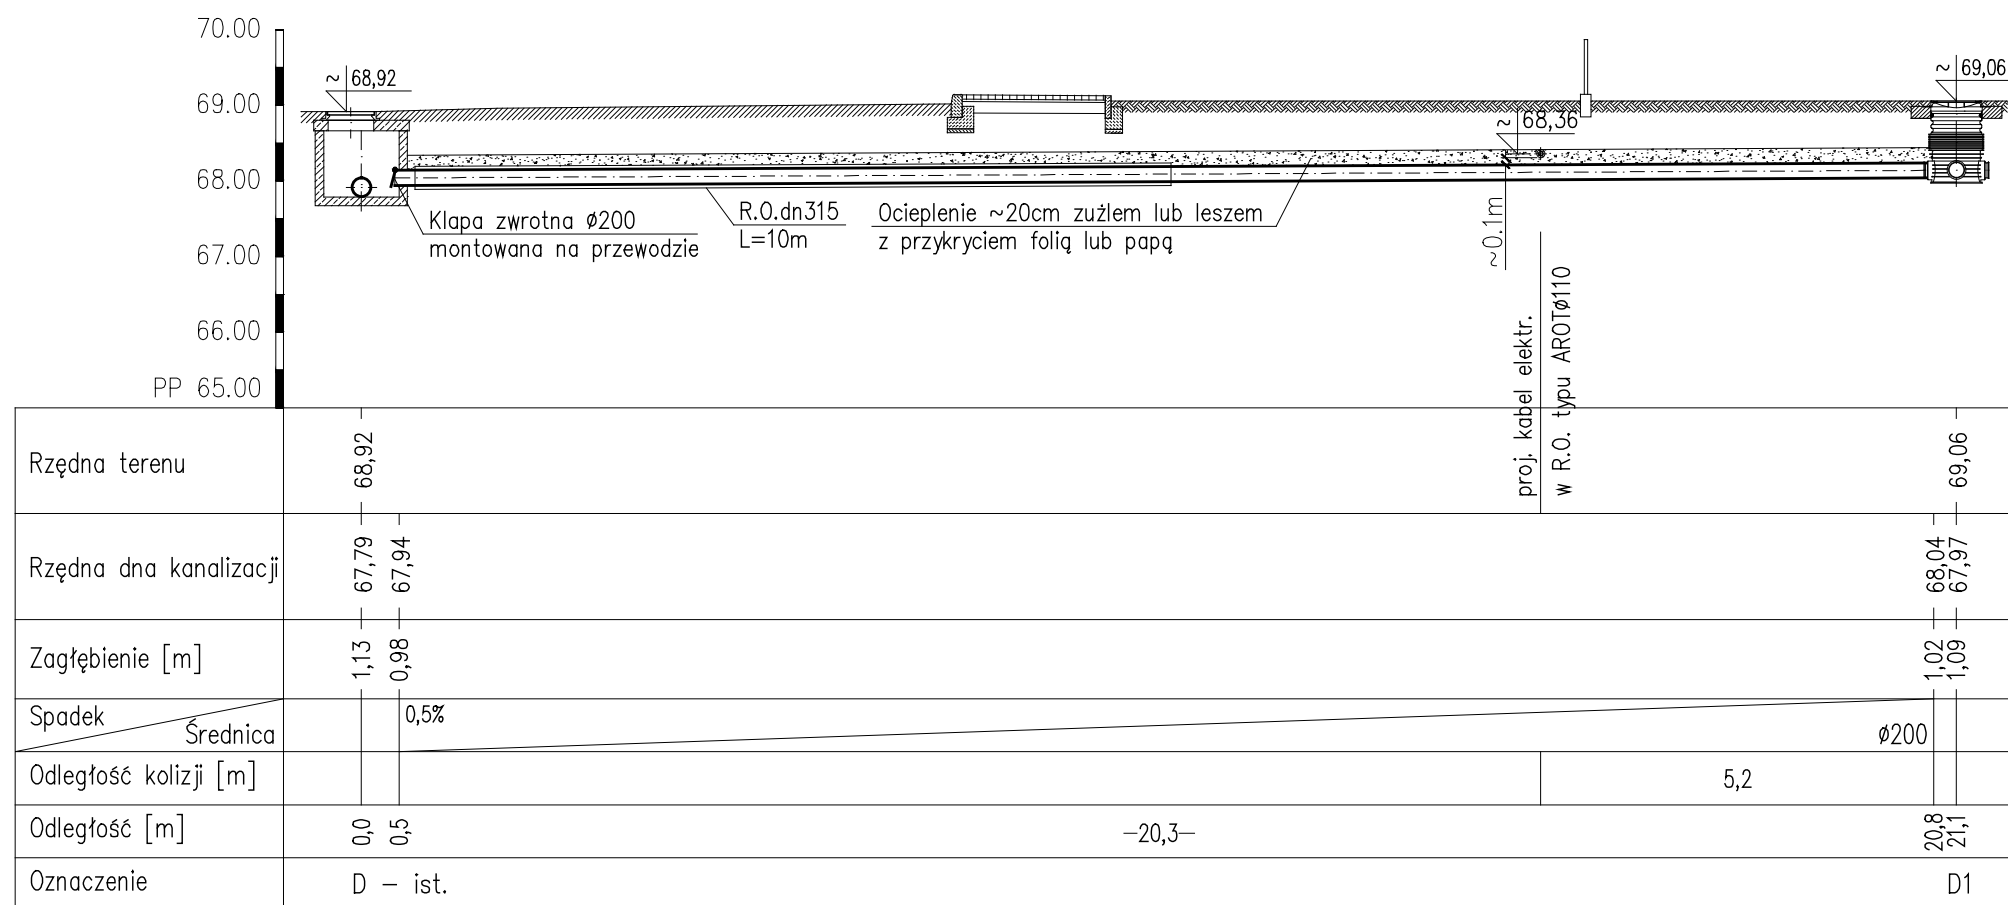

UWAGA:

1. Przyłącze kanalizacji deszczowej wykonać z rur PVC SN8 łączonych kielichowo z uszczelką profilowaną.
2. Studnia projektowana D1 niewłazowa z rur karbowanych Ø600.
3. Rzędne wierzchu studni dopasować do projektowanych rzędnych terenu.
4. Pod właz żeliwny kl. B125 studni D1 zaprojektowano pierścień odciążający.

Rysunki należy rozpatrywać z rysunkami pozostałych branż.
Wszystkie niezgodności należy zgłaszać projektantowi.
Dane, specyfikacje, rysunki oraz inne informacje, są własnością firmy "HOL-BUD" sp. z o.o. i nie mogą być bez pisemnej zgody kopiowane, powielane oraz udostępniane stronie trzeciej do jakichkolwiek innych celów niż opisane w umowie.



BIURO ROZWOJU I REALIZACJI
PROJEKTÓW BUDOWLANYCH
HOL-BUD sp. z o.o.
Gostynin, ul. Płocka 44a, tel./fax. (24) 235 42 05

Nazwa obiektu
BUDOWA ZESPÓŁU BOISK WRAZ Z ZAPLECZEM I INSTALACJAMI
W RAMACH PROGRAMU RZĄDOWEGO "MOJE BOISKO-ORLIK 2012",
PRZYŁĄCZA WODOCIĄGOWEGO, KANALIZACJI SANITARNEJ, DESZCZOWEJ
ORAZ MIEJSC POSTOJOWYCH, OGRÓDZENIA I UTWARDZENIA GRUNTU NA
DZIAŁCE BUDOWLANEJ
PRZYŁĄCZA WOD-KAN

Inwestor
GMINA SŁUBICE, UL. PŁOCKA 32,
09-533 SŁUBICE

Adres inwestycji
SŁUBICE,
DZIAŁKA NR EWID. 237/1, 237/2, 237/3, 236/4, 845/1

Projektant branży sanitarnej
mgr inż. Tomasz Sęczkowski
upr. nr MAZ/0038/PWOS/04

Sprawdzający branży sanitarnej
mgr inż. Anna Liszewska
upr. nr MAZ/0332/PWOS/04

Opracował:
mgr inż. Piotr Łapiński

Temat rysunku
PROFIL PRZYŁĄCZA KANALIZACJI DESZCZOWEJ

Skala 1:100 Data 01 2012 Numer 5