


# PROFIL PRZYŁĄCZA KANALIZACJI SANITARNEJ

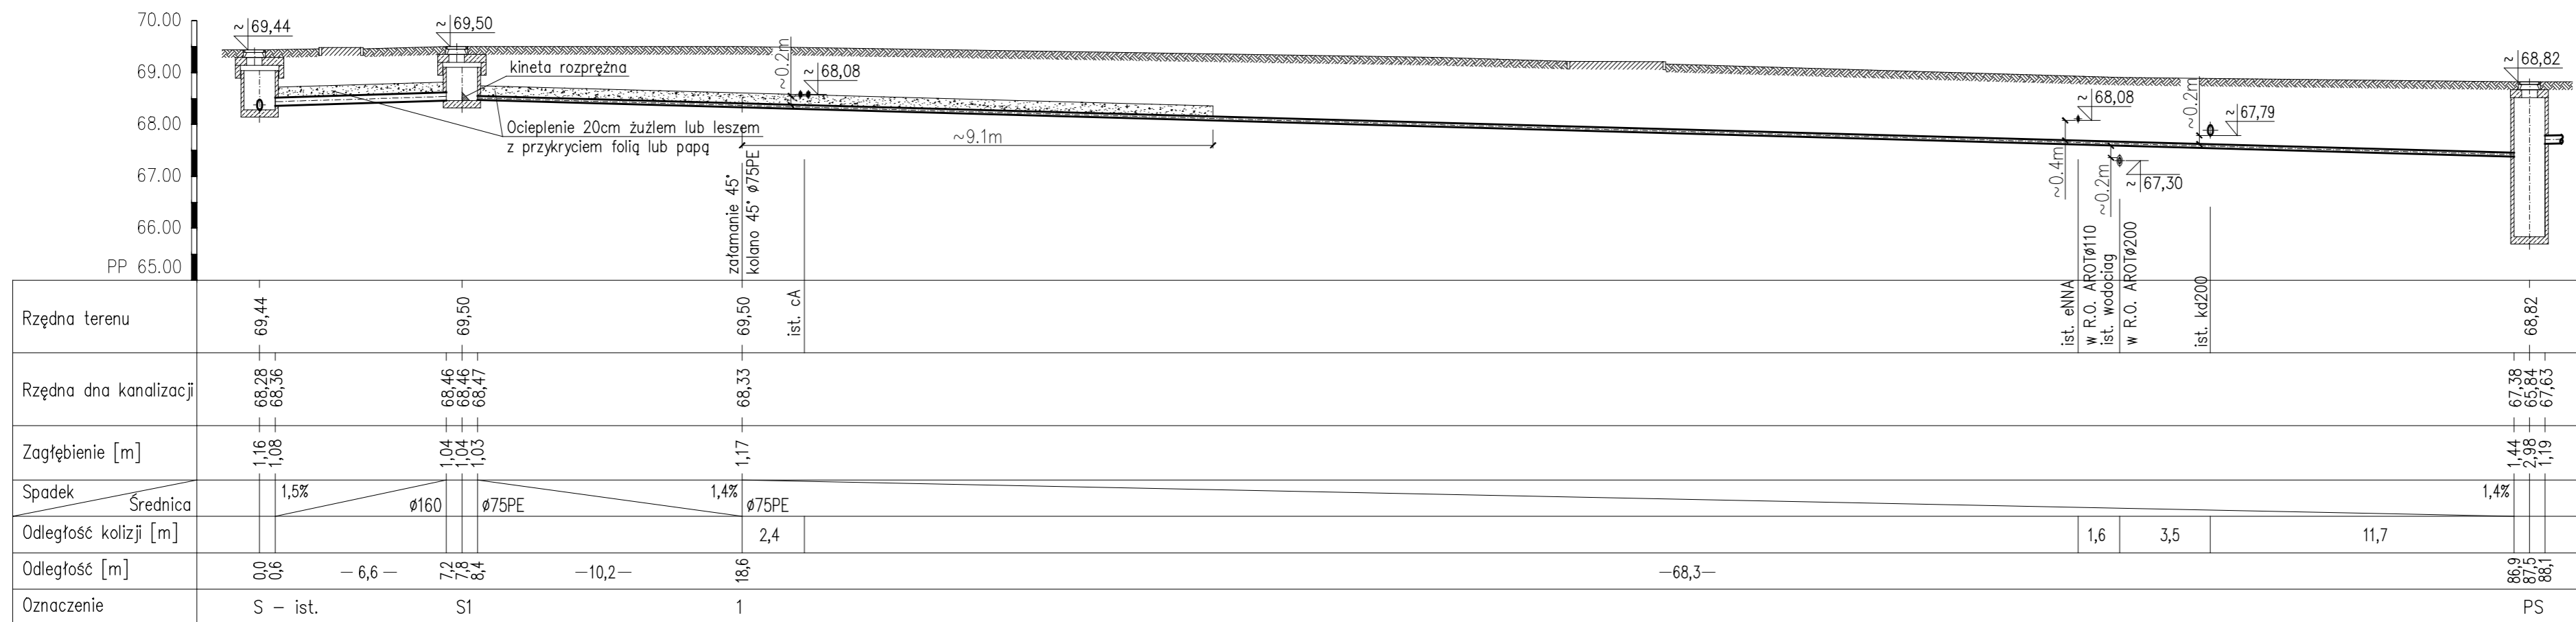

## UWAGA:

- Kanalizację sanitarną wykonać z rur PVC kl.S łączonych na uszczelki gumowe.
- Odcinek tłoczny wykonać z rur Ø75PE PN10 łączonych elektrooporowo.
- Studnia projektowana kanalizacji sanitarnej z kręgów betonowych Ø1200.
- Rzędne wierzchu studni dopasować do ist. rzędnej terenu z zastosowaniem pierścienia odciążającego.
- Zastosować właz żeliwny kl. D400.
- Posadowienie pompowni ścieków sanitarnych wg wytycznych producenta.
- Szafę sterującą pompownią umieścić w jej sąsiedztwie, przy ogrodzeniu terenu Orlika.

Rysunki należy rozpatrywać z rysunkami pozostałych branż.  
Wszystkie niezgodności należy zgłaszać projektantowi.  
Dane, specyfikacje, rysunki oraz inne informacje, są własnością firmy "HOL-BUD" sp. z o.o. i nie mogą być bez pisemnej zgody kopiowane, powielane oraz udostępniane stronie trzeciej do jakichkolwiek innych celów niż opisane w umowie.

	BIURO ROZWOJU I REALIZACJI PROJEKTÓW BUDOWLANYCH HOL-BUD sp. z o.o. Gostyniń, ul. Płocka 44a, tel./fax. (24) 235 42 05	
	Nazwa obiektu BUDOWA ZESPÓŁU BOISK WRAZ Z ZAPLECZEM I INSTALACJAMI W RAMACH PROGRAMU RZĄDOWEGO "MOJE BOISKO-ORLIK 2012", PRZYŁĄCZA WODOCIĄGOWEGO, KANALIZACJI SANITARNEJ, DESZCZOWEJ ORAZ MIEJSC POSTOJOWYCH, OGRÓDZENIA I UTWARDZENIA GRUNTU NA DZIAŁCE BUDOWLANEJ PRZYŁĄCZA WOD-KAN	
Inwestor GMINA SŁUBICE, UL. PŁOCKA 32, 09-533 SŁUBICE	Adres inwestycji SŁUBICE, DZIAŁKA NR EWID. 237/1, 237/2, 237/3, 236/4, 845/1	
Projektant branży sanitarnej mgr inż. Tomasz Sęczkowski upr. nr MAZ/0038/PWOS/04	Sprawdzający branży sanitarnej mgr inż. Anna Liszewska upr. nr MAZ/0332/PWOS/04	
Opracował: mgr inż. Piotr Łopiński	Temat rysunku PROFIL PRZYŁĄCZA KANALIZACJI SANITARNEJ	
Skala 1:100	Data 01 2012	Numer 4