

STAROSTA PŁOCKI
ZESPÓŁ UZGADNIANIA DOKUMENTACJI PROJEKTOWEJ
 Na podstawie art. 28 ust. 1 ustawy z dnia 17 maja 1989r. - Prawo geodezyjne i kartograficzne (Dz.U. z 2010r. Nr 193, poz. 1287 z późn. zmianami) uzgodniono uwytywanie projektowanych sieci uzbrojenia terenu

Uzgodnienie w sprawie
 (wykazanie uzgodnienia przed uwytywaniem terenu)

Uzgodnione uwytywanie sieci uzbrojenia terenu podlega wytyczeniu geodezyjnej inwestycyjnej przy pomocy przyrządów do wytyczenia prac geodezyjnych.

W razie niezgodności realizacji sieci uzbrojenia terenu z uzgodnionym projektem inwestor zobowiązany jest przedłożyć mapę z wynikami pomiarów powykonawczych właścicielowi organowi administracji architektoniczno-budowlanej.

Uzgodnienie uwytywania projektowanych sieci uzbrojenia terenu zachowuje ważność przez okres 3 lat od dnia wydania opinii w sprawie uzgodnienia uwytywania projektowanych sieci uzbrojenia terenu. Uzgodnienie traci ważność w przypadku o którym mowa w § 13 rozporządzenia Ministra Rozwoju Regionalnego i Budownictwa z dnia 2 kwietnia 2001r. w sprawie geodezyjnej ewidencji sieci uzbrojenia terenu oraz zasad uzgodnienia dokumentacji projektowej (Dz. U. Nr 38, poz. 455).

GGX-III.6630.537.2012
 27.06.2012
 (Płock, data)

STAROSTA PŁOCKI
 Ośrodek Dokumentacji Geodezyjno-Kartograficznej
 w Wydziale Geodezji i Gospodarki Nieruchomościami
 Starostwa Powiatowego w Płocku,
 09-400 Płock, ul. Bielska 59,
 Poświadczam zgodność niniejszego dokumentu z oryginałem przyjętym do państwowego zasobu geodezyjnego i kartograficznego w Ośrodku Dokumentacji Geodezyjno-Kartograficznej w Płocku



w dniu 23.02.11
 nr ewidencyjny 2874-51/10
 Płock dnia 22.06.12
 Dr S. Stasiński
 z up. STAROSTY

Marzenna Dorota Chyczewska
 Inspektor w Wydziale Geodezji i Gospodarki Nieruchomościami

Legenda :

- PVC proj. gminna sieć wodociągowa
- PE proj. przyłącze sieci wodociągowej
- w110 Istn. gminna sieć wodociągowa
- t Istn. kabel telekomunikacyjny

Miejscowość: Nowosiedle, Swiniary, Życ Półki, Wiozemiń Polek	
Nazwa rysunku: Projekt Zagospodarowania Terenu	Usługi Inwestycyjne i Projektowe Płoc - Szymanski 09-400 Płock, ul. Rembaltowska 1/78 tel. (024) 367-50-00
Temat: Budowa sieci wodociągowej wraz z przyłączami w miejscowości Nowosiedle, Życ Półki, Wiozemiń Polek im. Skłobka	Skala: 1:1000
Branża: Sanitarna	
Projektant: mgr inż. D. Janiszewska nr upr. 111/89	Podpis SZKIC ORIENTACYJNY Nr. rys. 2 W SKALA 1:25000
Opracował: inż. P. Szymanski	Data wykonania 05.2011
Sprawdzający: mgr inż. A. Makowski nr upr. 28/98	

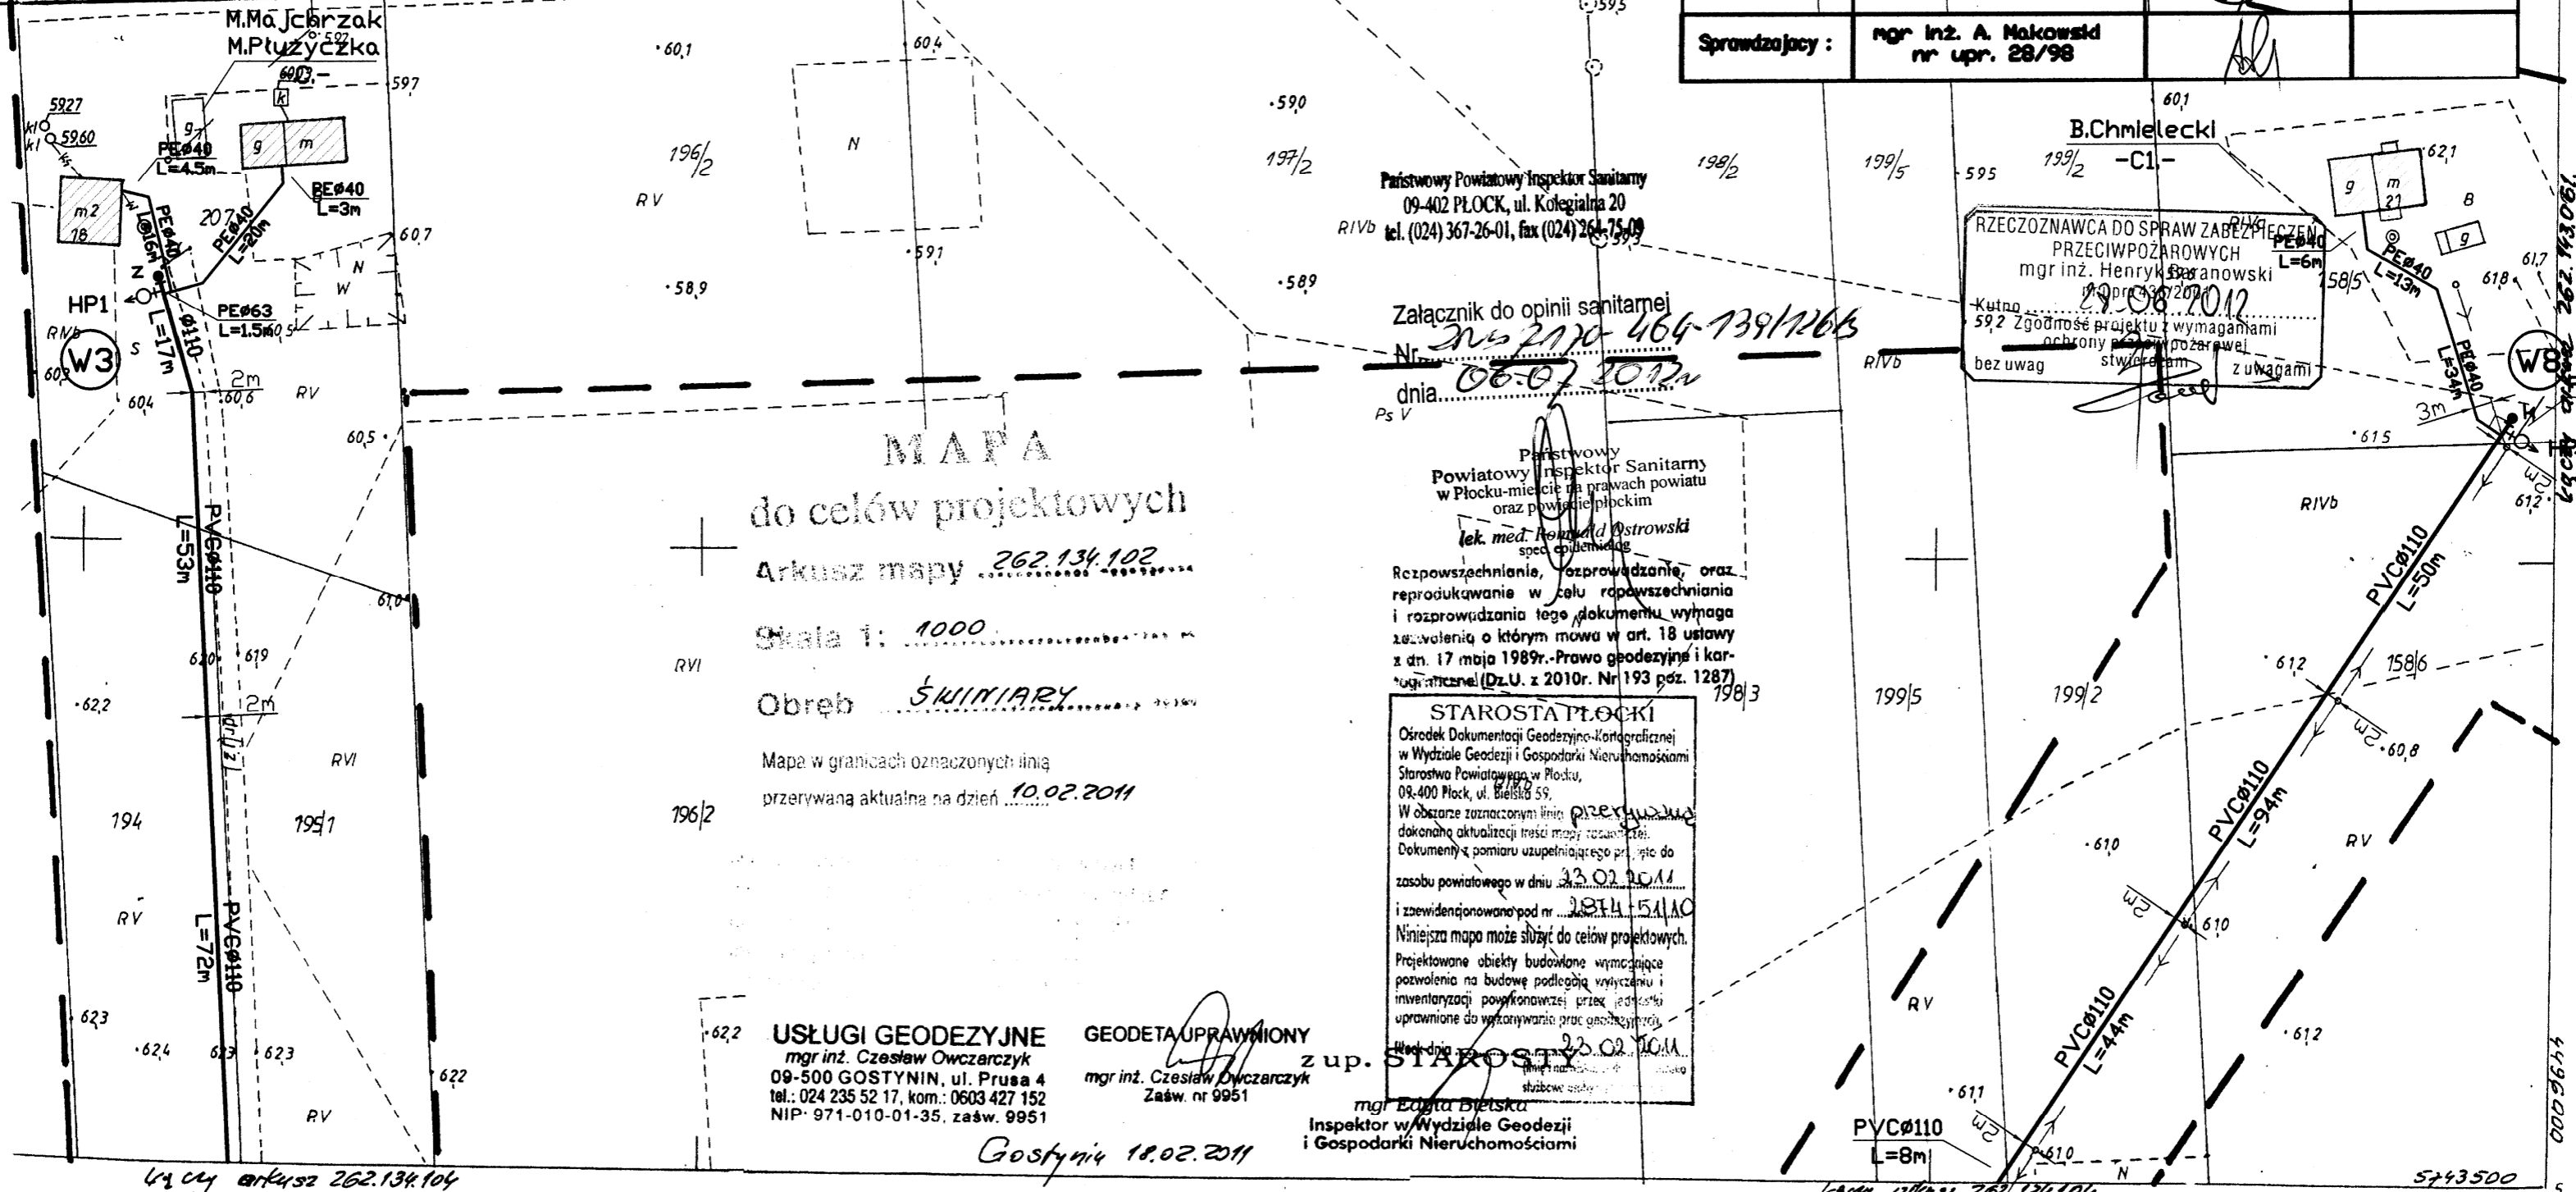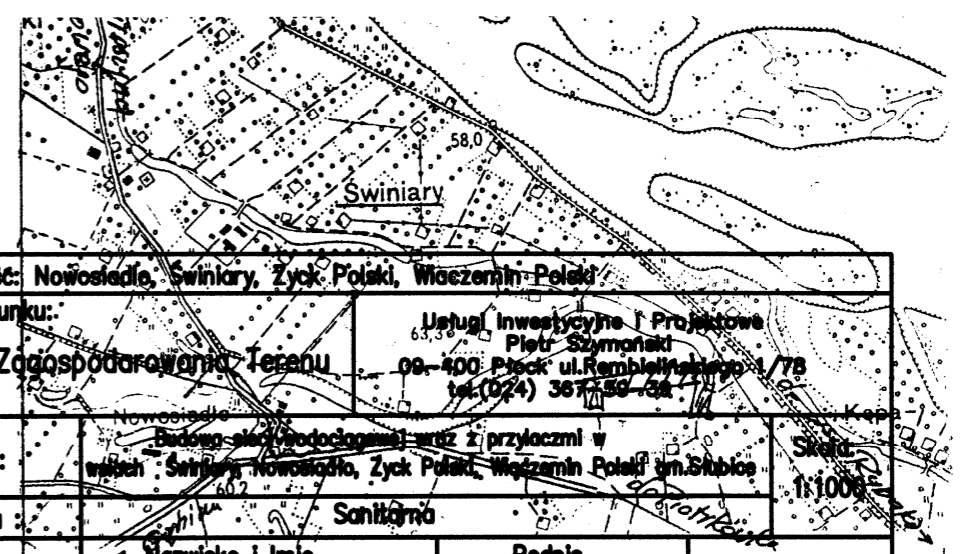

MAPA
 do celów projektowych
 Arkusz mapy 262.134.102
 Skala 1: 1000
 Obwód SWINIARY
 Mapa w granicach oznaczonych linią przerywaną aktualna na dzień 10.02.2011

USŁUGI GEODEZYJNE
 mgr inż. Czesław Owczarczyk
 09-500 GOSTYNIN, ul. Prusa 4
 tel.: 024 235 52 17, kom.: 0603 427 152
 NIP: 971-010-01-35, zaśw. 9951

GEODETA UPRAWNIONY
 mgr inż. Czesław Owczarczyk
 Zaśw. nr 9951

mgr Edyta Bielska
 Inspektor w Wydziale Geodezji i Gospodarki Nieruchomościami

Państwowy Powiatowy Inspektor Sanitarny
 09-402 PŁOCK, ul. Kolegialna 20
 tel. (024) 367-26-01, fax (024) 264-75-09

Załącznik do opinii sanitarnej
 Nr 212/2010 464-739/2010
 dnia 06-07-2011

Państwowy Powiatowy Inspektor Sanitarny
 w Płocku-miejscie na prawach powiatu
 oraz powiatu płockim
 lek. med. Henryk Szanowski
 spec. ogólnego

Reprodukcja, rozprowadzanie, oraz reprodukcja w celu rozprowadzania i rozprowadzania tego dokumentu wymaga zezwolenia o którym mowa w art. 18 ustawy z dn. 17 maja 1989r. - Prawo geodezyjne i kartograficzne (Dz.U. z 2010r. Nr 193 poz. 1287)

STAROSTA PŁOCKI
 Ośrodek Dokumentacji Geodezyjno-Kartograficznej
 w Wydziale Geodezji i Gospodarki Nieruchomościami
 Starostwa Powiatowego w Płocku,
 09-400 Płock, ul. Bielska 59,
 W obszarze zaznaczonym linią przerywaną dokonana aktualizacja treści mapy zasadniczej. Dokumenty z pomiaru uzupełniającego przeliczone do zasobu powiatowego w dniu 23.02.2011 i zewidencjonowane pod nr 2874-51/10
 Niniejsza mapa może służyć do celów projektowych.
 Projektowane obiekty budowlane wymagające pozwolenia na budowę podlegają wytyczeniu i inwentaryzacji powykonawczej przez jednostkę uprawnioną do wytyczania prac geodezyjnych

w dniu 23.02.2011

RZECZOZNAWCA DO SPRAW ZABEZPIECZENIA PRZECIWOPOŻAROWYCH
 mgr inż. Henryk Szanowski
 Kutno
 592 Zgodność projektu z wymaganiami ochrony przeciwpożarowej bez uwag stwierdzam z uwagami

44 cy arkusz 262.134.104

Gostynin 18.02.2011

6904 arkusz 262.134.104

5743500