


RZUT PARTERU – INSTALACJE SANITARNE

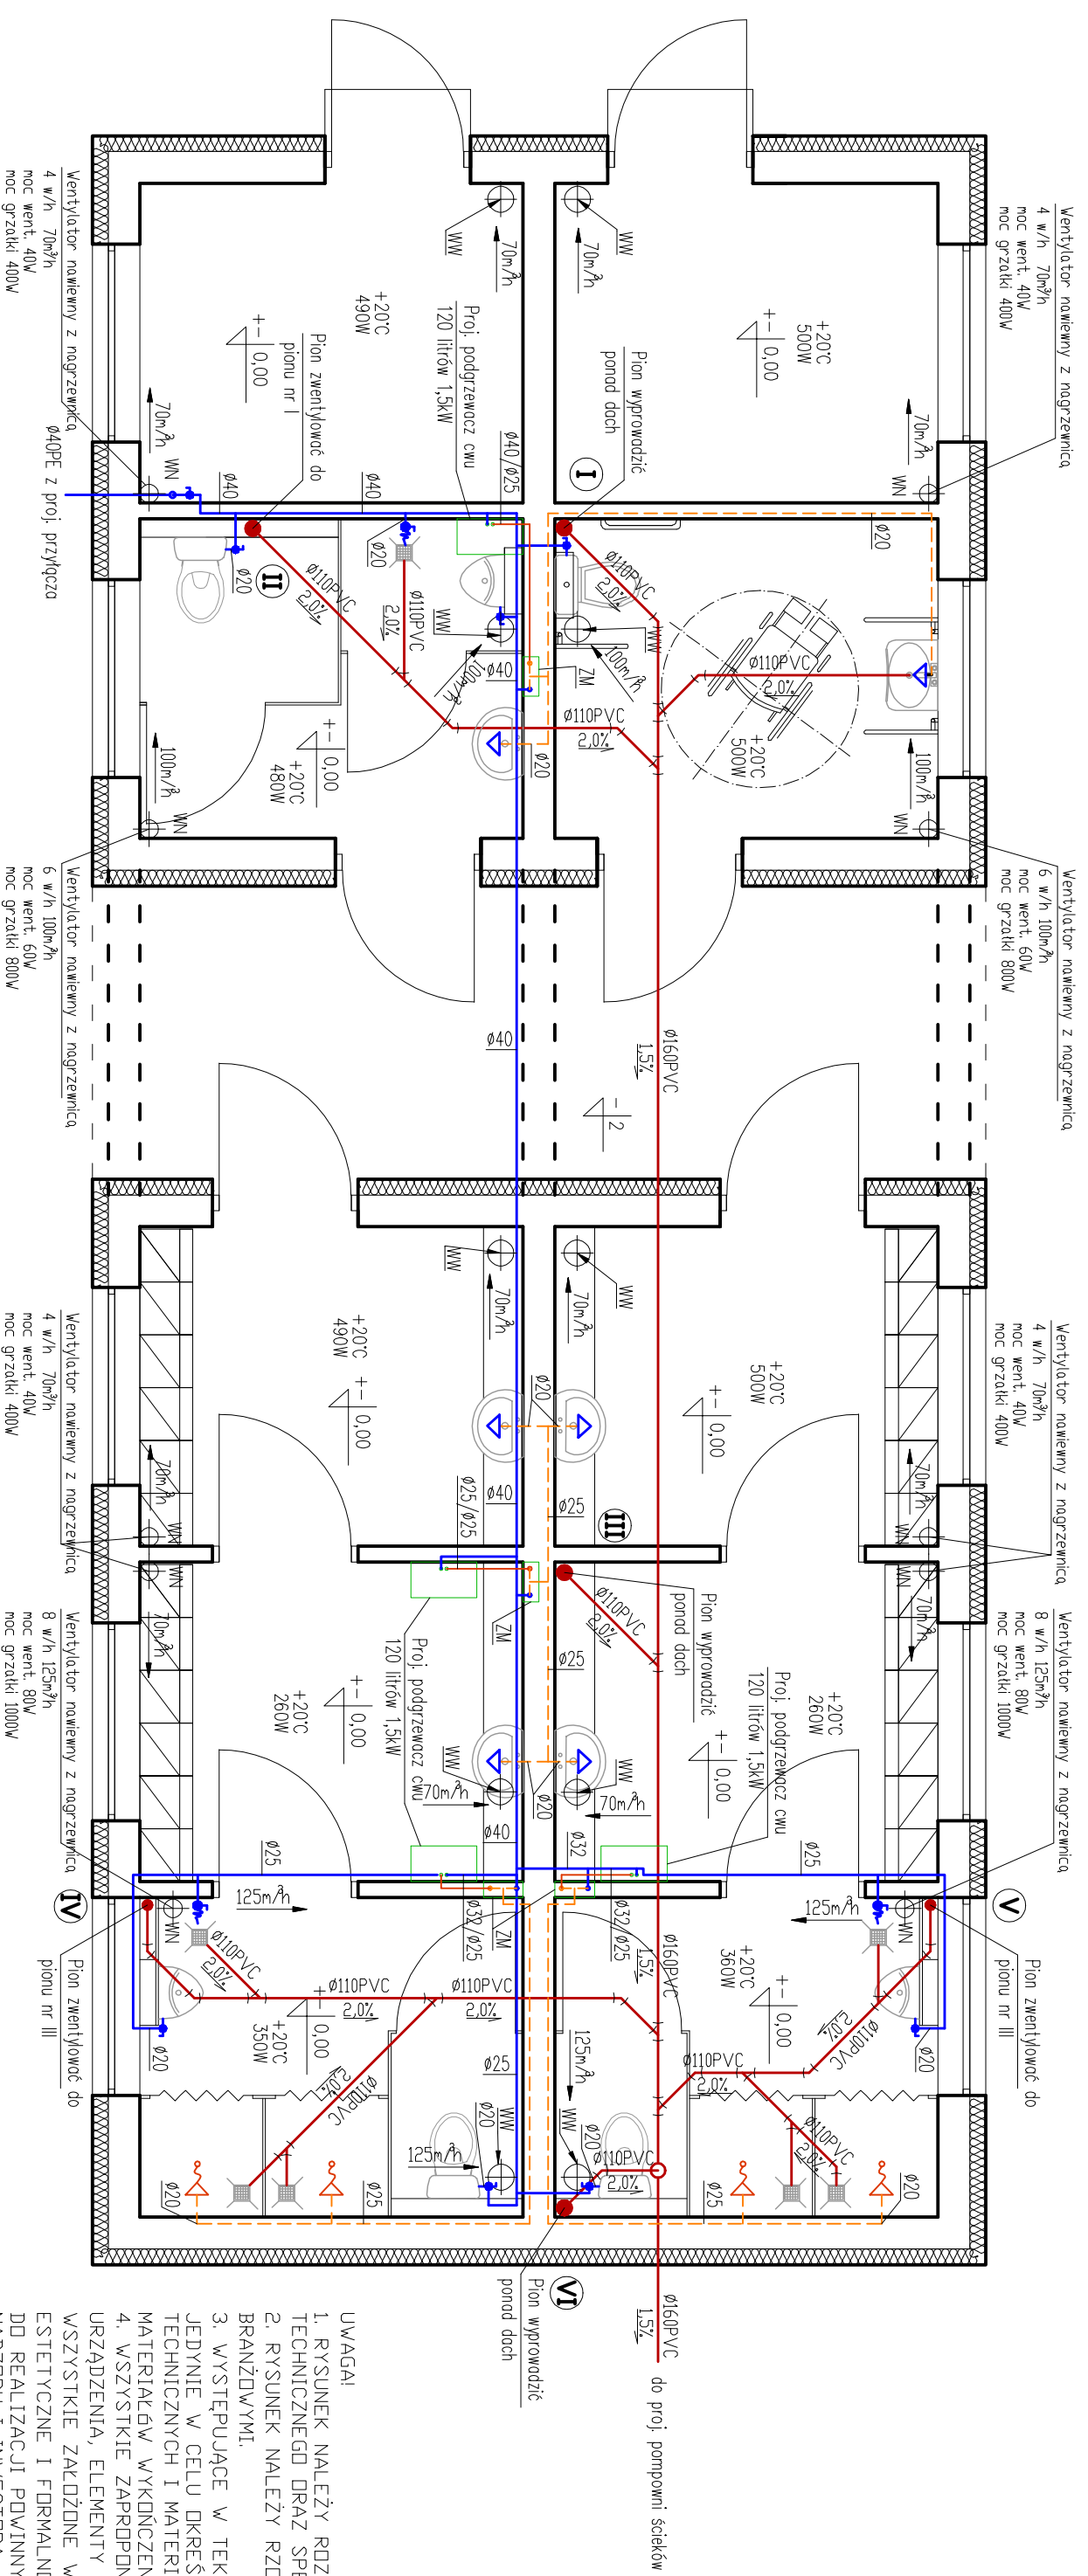

UWAGI

1. RYSUNEK NALEŻY ROZPATRYWAĆ ŁĄCZNIE Z ZAPISAMI OPISU TECHNICZNEGO ORAZ SPECYFIKACJI MATERIAŁOWEJ.
2. RYSUNEK NALEŻY ROZPATRYWAĆ ŁĄCZNIE Z OPACDOWANIAM I BRANŻOWYMI.
3. WYSTĘPUJĄCE W TEKŚCIE NAZWY I ZNAKI TOWAROWE UŻYTO JEJENIE W CELU OKREŚLENIA ZAKŁADANYCH TZW. STANDARDÓW TECHNICZNYCH I MATERIAŁOWYCH I/LUB WYGLĄDU ESTETYCZNEGO MATERIAŁÓW WYKONCZENIOWYCH.
4. WSZYSTKIE ZAPROPONOWANE PRZEZ WYKONAWCĘ MATERIAŁY, URZĄDZENIA, ELEMENTY I TECHNOLOGIE, POWINNY SPEŁNIAĆ WSZYSTKIE ZAŁOŻENIA W PROJEKCE PARAMETRY TECHNICZNE, ESTETYCZNE I FORMALNO-PRAWNE, A TAKŻE PRZED SKIEROWANIEM DO REALIZACJI POWINNY UZYSKAĆ AKCEPTACJĘ GP, INSPEKTORA NADZORU I INWESTORA.
5. WSZYSTKIE URZĄDZENIA, MATERIAŁY, ELEMENTY I TECHNOLOGIE, POWINNY POSIADAĆ PRZEWIADANE PRAWEM I DOPWIEDNIMI PRZEPISAMI DOPUSZCZENIA, ATESTY I CERTYFIKATY.
6. WODY GRADUWE DOPROWADZONE ZOSTANĄ DO PROJEKTOWANEGO PRZYŁĄCZA I INSTALACJI KANALIZACJI DESZCZOWEJ.
7. ZAOPATRZENIE W WODĘ UZYSKANĄ ORAZ DRZEWEANIE DLA: ŁAZIENKI Z PRZYSZNICAMI 24 OSOBY SZATNIE 24 OSOBY WC 35 OSOBY

- W/W – WENTYLATOR WYWIĘNY O WYDAJNOŚCI 70, 100, 125 m³/h
 O MOCY DOPWIEDNIO 40, 60 i 80W
 D – ZAWÓR MIESZAJĄCY W SZAFCE PODTYNKOWEJ
 – INSTALACJA WODY ZIMNEJ Z RUR PP PN10
 – INSTALACJA CWU Z RUR PP PN20
 – INSTALACJA WODY ZMIESZANEJ Z RUR PP PN20
 – INSTALACJA KANALIZACJI SANITARNEJ Z RUR PVC

Rysunki należy rozpatrywać z rysunkami pozostatych branż. Wszystkie niezgodności należy zgłaszać Projektantowi.
 Dane, specyfikacje, rysunki oraz inne informacje, są własnością firmy "HOL-BUD" sp. z o.o. i nie mogą być bez pisemnej zgody koplowane, powielane oraz udostępniane stronie trzeciej do jakichkolwiek innych celów niż opisane w umowie.

HOL-BUD
 BIURO ROZWOJU I REALIZACJI PROJEKTÓW BUDOWLANYCH
 HOL-BUD sp. z o.o.
 Osiedlna, ul. Piłsudskiego 44a, tel./fax. (24) 235 42 05

Nazwa obiektu: BUDOWA ZESPÓŁU BOKS WRAZ Z ZABEZPIECZENIAMI I INSTALACJAMI W RAMACH PROGRAMU PRZODKOWEGO "MOC BOSKO-OBUD 2012" PRZYKŁADZĄ WYKONCZENIOWEJ KANALIZACJI SANITARNEJ, DESZCZOWEJ ORAZ MIEJSC POSTOJOWYCH, OGRÓDZENIA I ULIWADZENIA GRUNTU NA DZIAŁCE BUDOWLANY
 Inwestor: GMINA SŁUBICE, UL. PŁOCKA 32, 09-533 SŁUBICE
 Adres inwestycji: SŁUBICE, DZIAŁKA NR EMD. 237/1, 237/2, 237/3, 236/4, 845/1

Projektant branży sanitarnej: mgr inż. Tomasz Sęckowski
 upr. nr MAZ/0038/PWOS/04
 Sprowdzający branży sanitarnej: mgr inż. Anna Liszewska
 upr. nr MAZ/0332/PWOS/04

Opracował: mgr inż. Piotr Łopiński
 Temat rysunku: RZUT PARTERU – INSTALACJE SANITARNE
 Skala: 1:50
 Data: 01 2012
 Numer: IS-01